


PROJEKT INSTALACJI PIORUNOCHRONNEJ

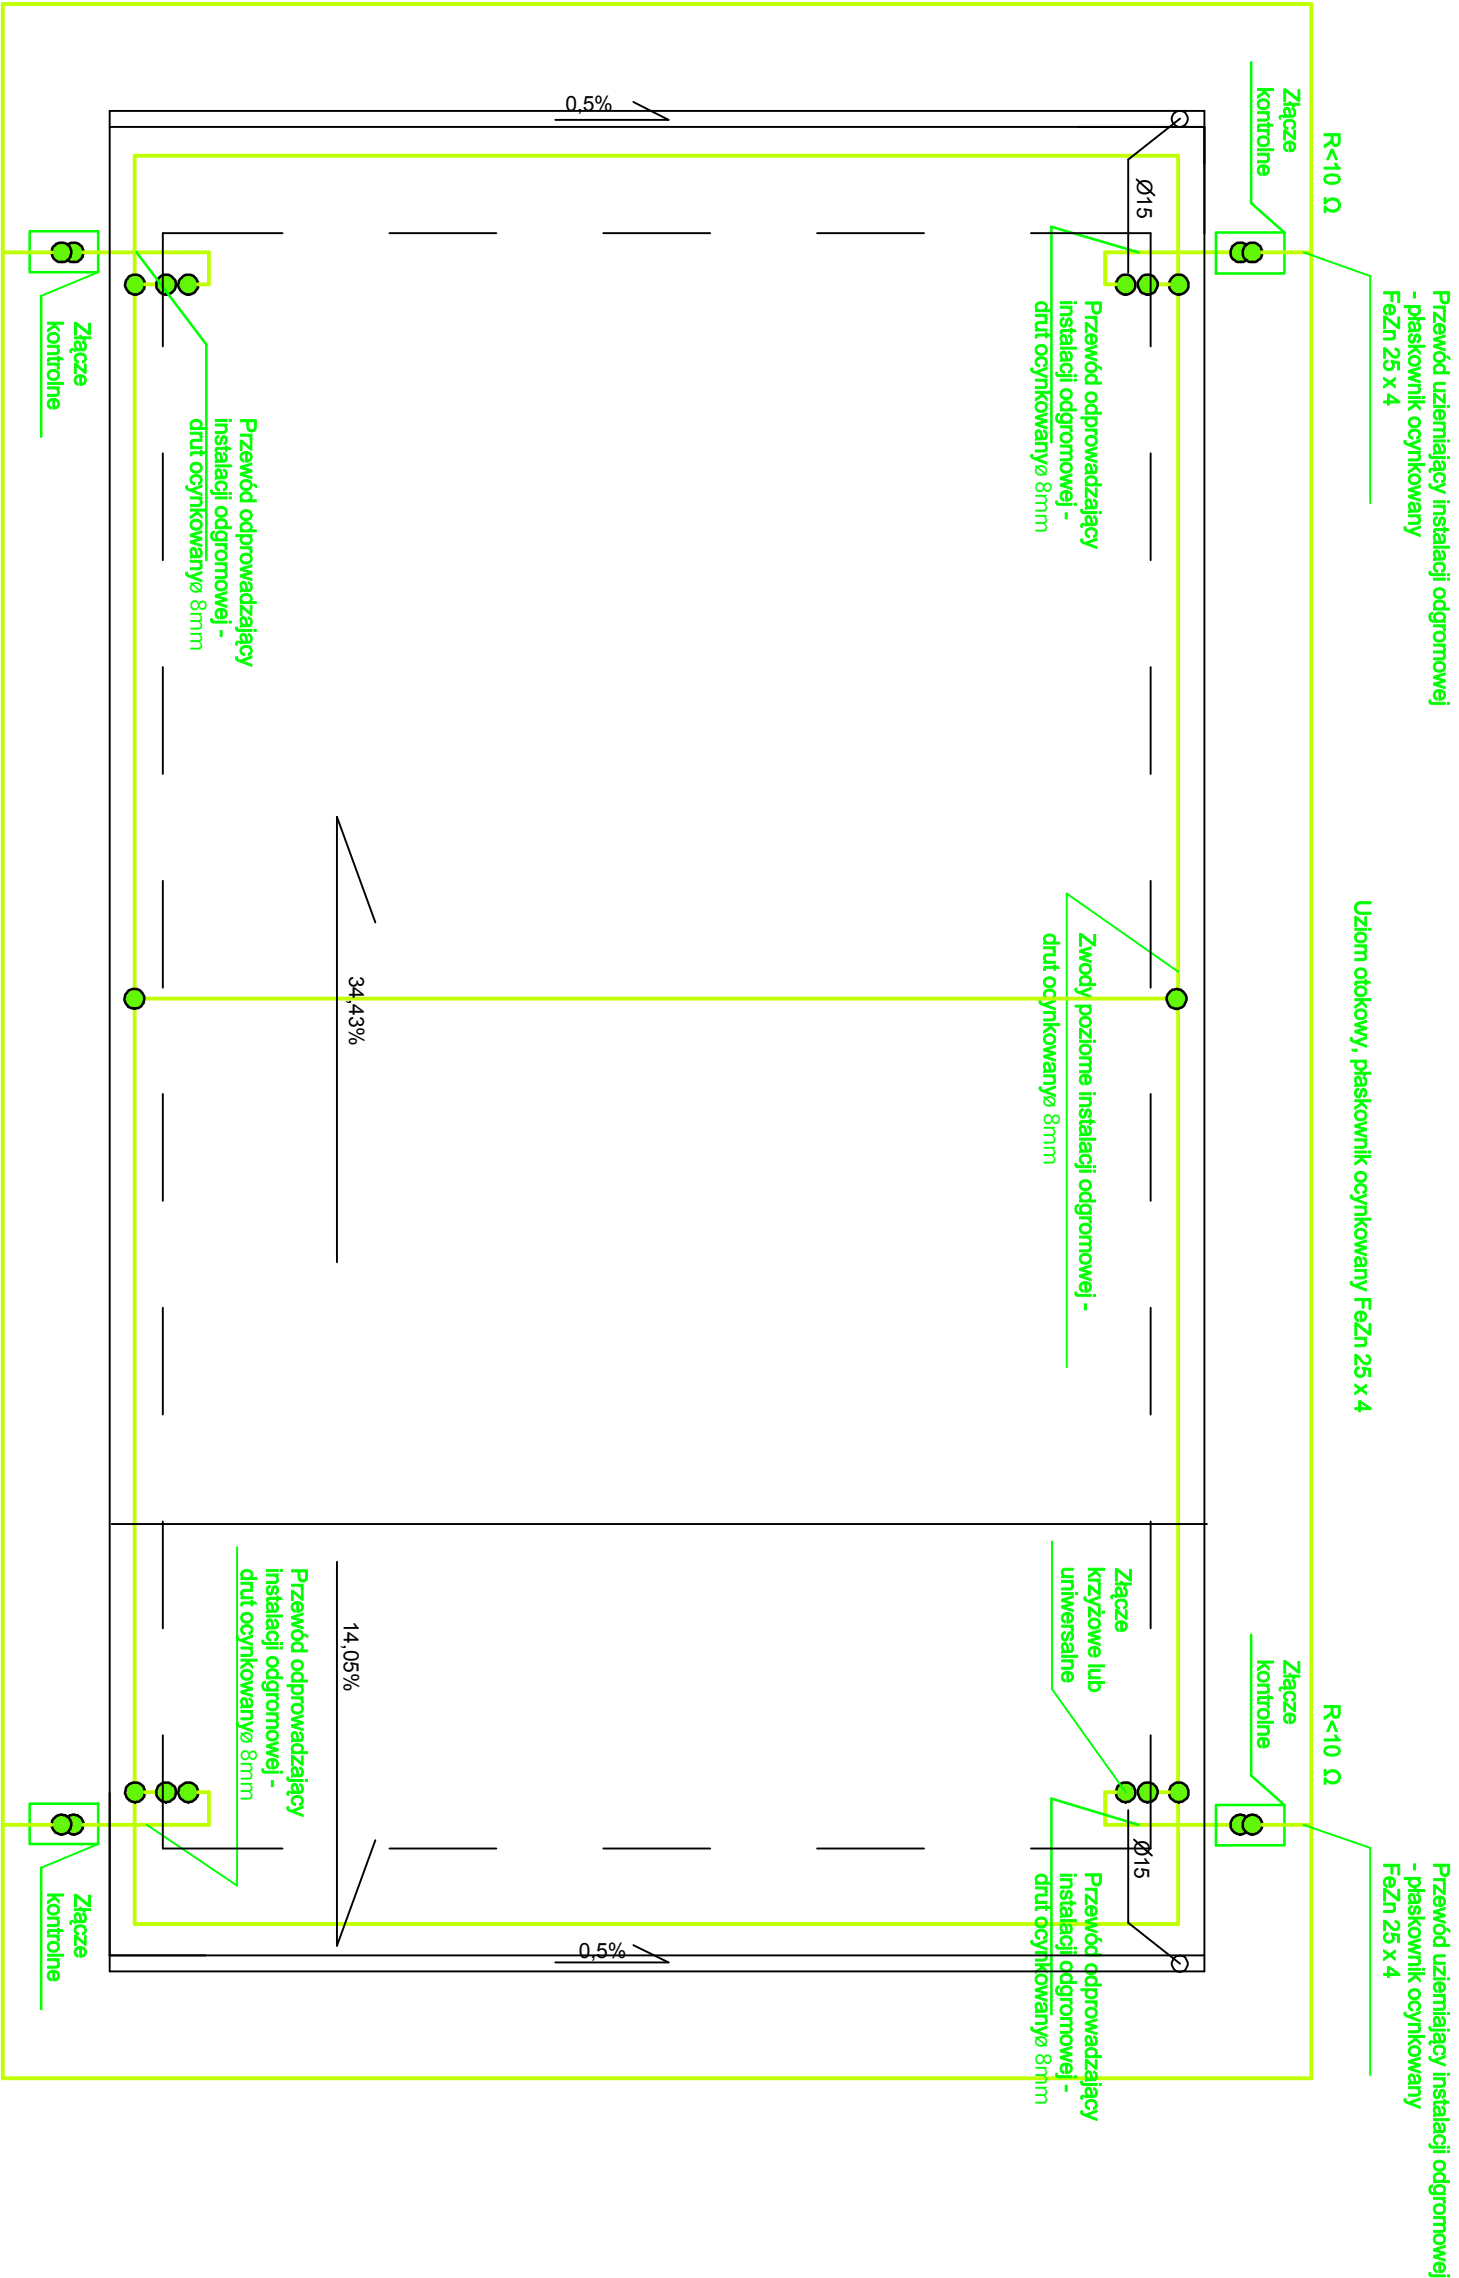

"EL-MAT"				Nr. rys. 5
Usługi elektryczne, budowlane, Projektowanie instalacji elektrycznych Marek Podsiad, Zdony 21, 12 - 200 Pisz				
Stadium	Branża		Elektryczna	
Obiekt	Scena widowiskowa przy budynku BLOK Krukaniki			Data 04.2017r
Treść Opisowania	Projekt instalacji elektrycznej - oświetlenia awaryjnego - rzut planu			Skala 1:50
Projekt.	mgr inż. Marek Podsiad		WAM/0178/ PWGE/14	
Opis				
Sprawił				