



PROJEKT INSTALACJI ELEKTRYCZNYCH

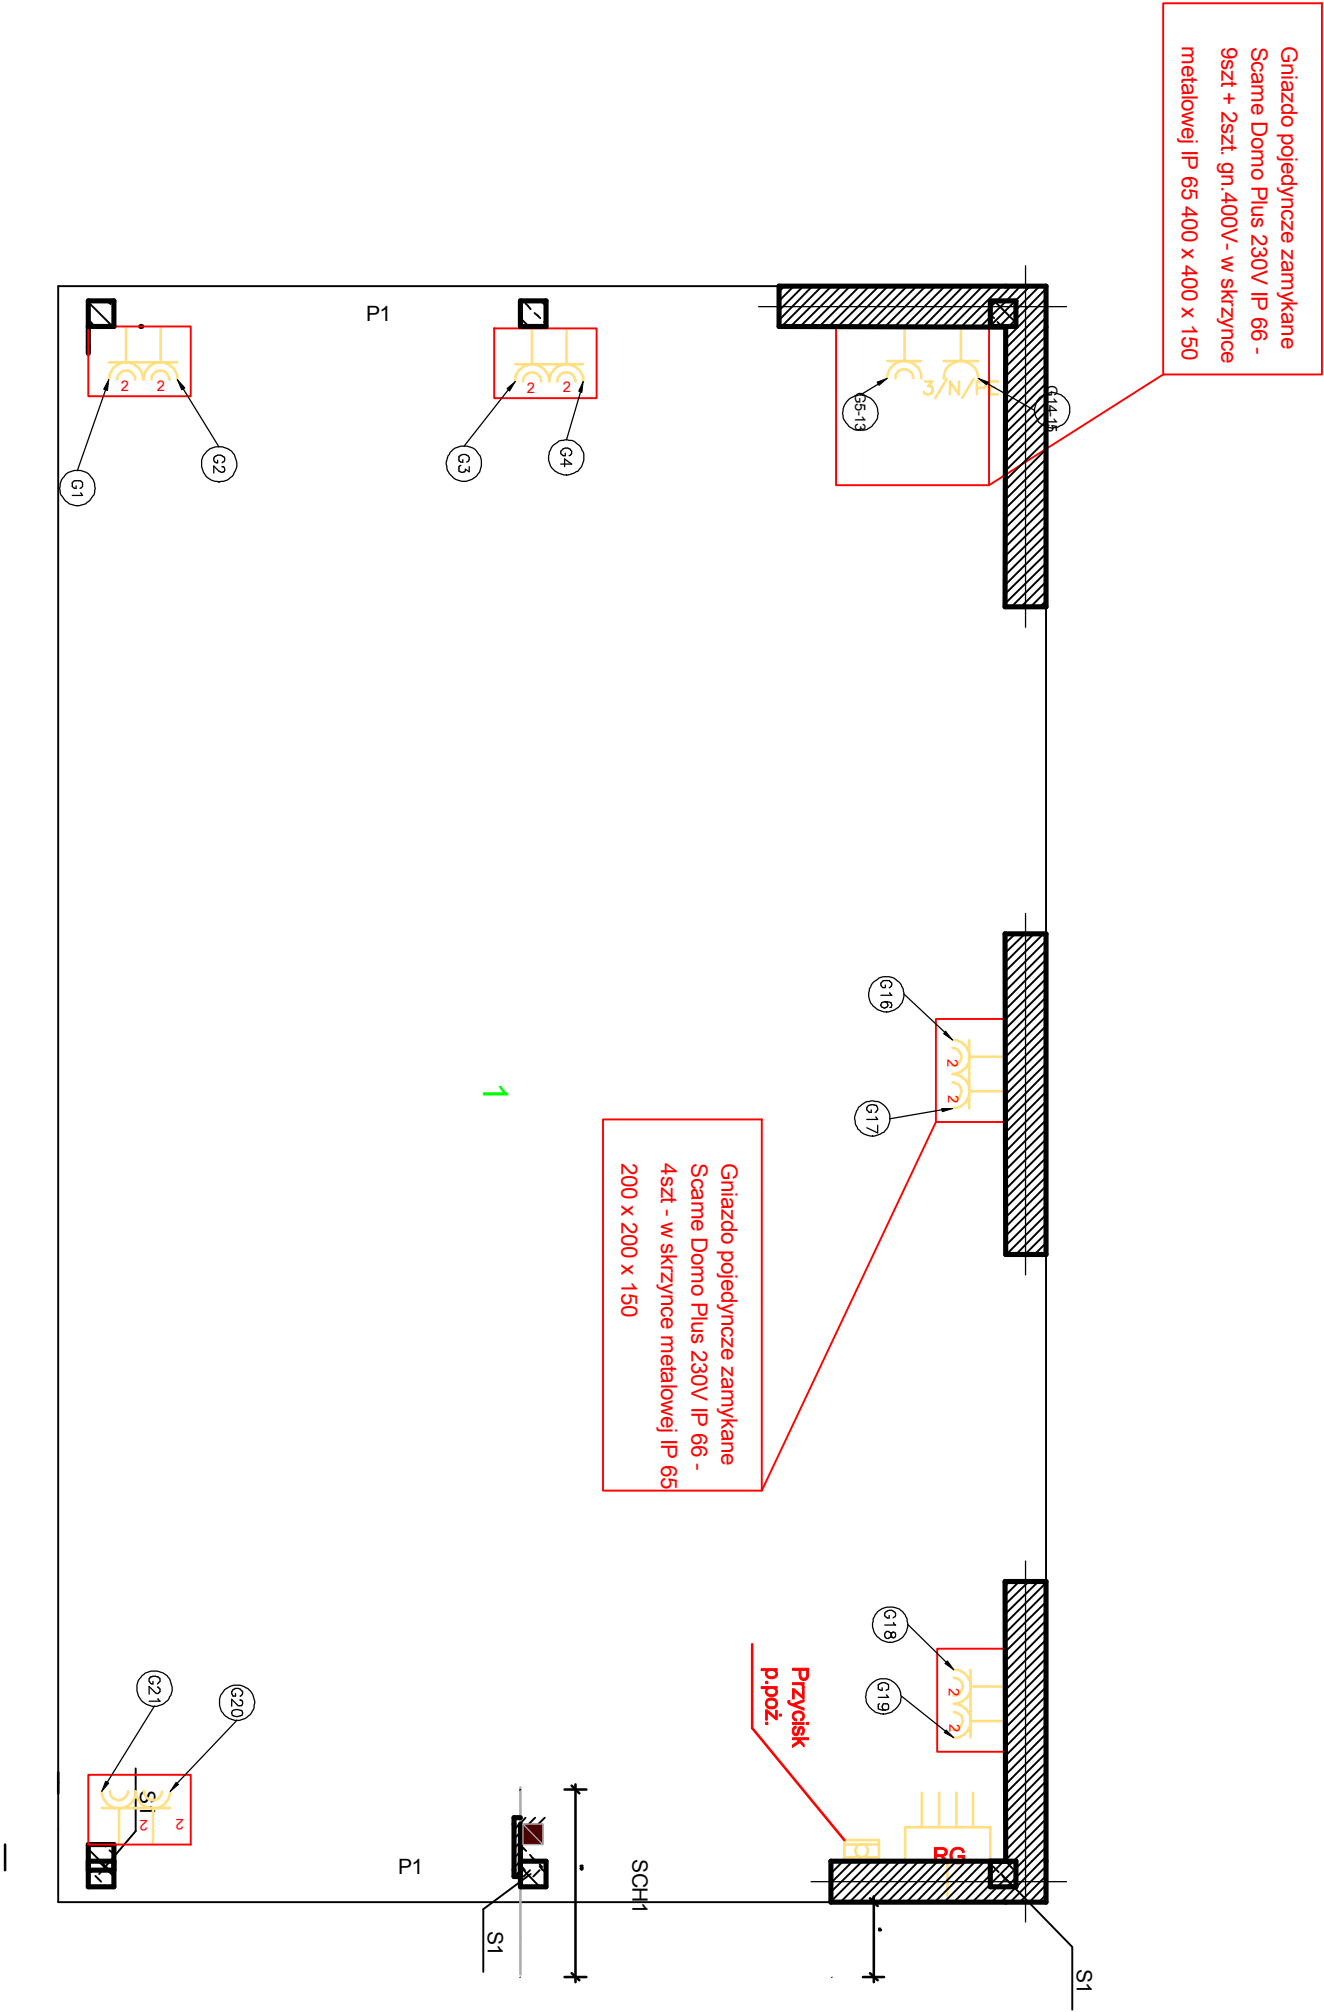

LEGENDA:

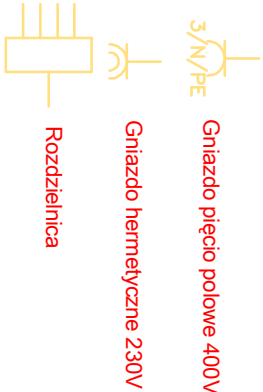

"EL-MAT"			Nr. rys. 4
Usługi elektryczne, budowlane, Projektowanie instalacji elektrycznych Marek Podsiad, Zdony 21, 12 - 200 Pisz			
Stadium	Branża	Elektryczna	
Obiekt	Scena widowiskowa przy budynku BLOK Krukaniki		Data 04.2017r.
Treść Opisowania	Projekt instalacji elektrycznej - gniazda wykrywanych - rzut parteru		Skala 1:50
Projekt.	mgr inż. Marek Podsiad		WAM/0178/ PWDE/14
Opis			
Sprawdził			