


PROJEKT INSTALACJI ELEKTRYCZNYCH

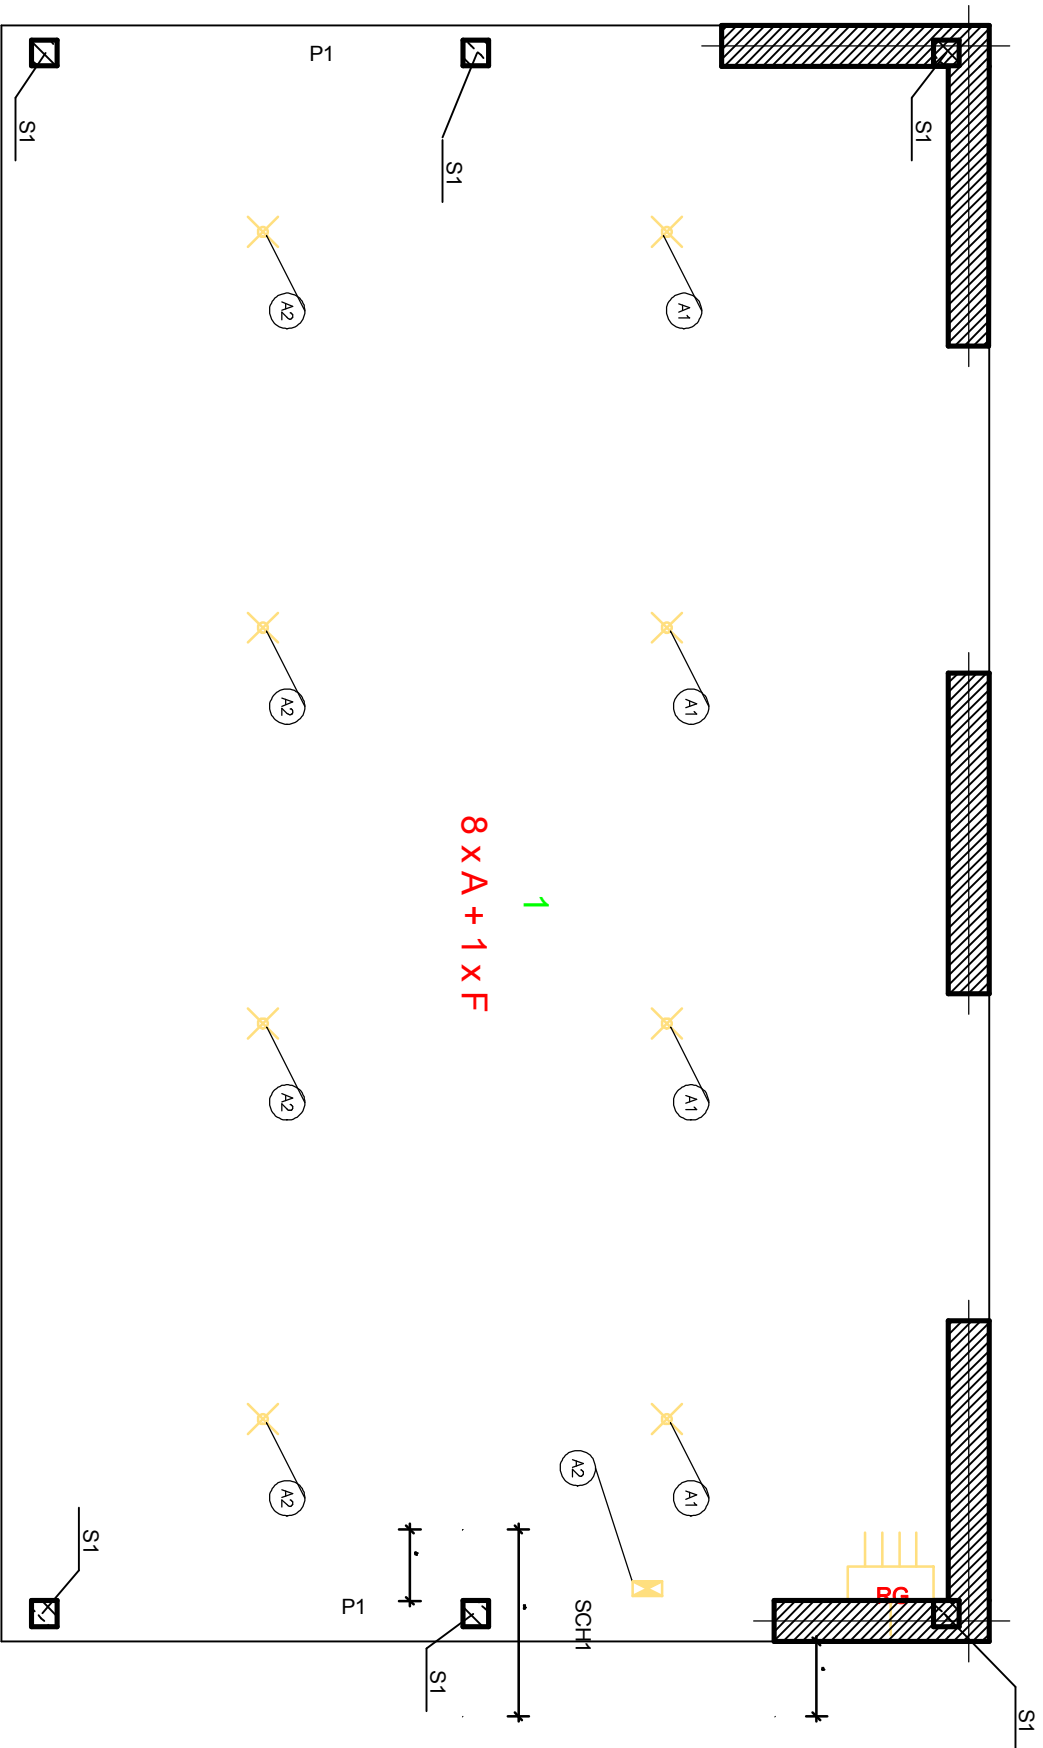

LEGENDA:

- A - Oprawa ONTEC i TECH 3L/1/9W/N() P ST z modelem awaryjnym 3h, firmy TMI TECHNOLOGIE
- E - Droga awaryjna LED
- F - Droga awaryjna LED

"EL-MAT"			Nr. rys. 3
Usługi elektryczne, budowlane, Projektowanie instalacji elektrycznych Marek Podsiad, Zdony 21, 12 - 200 Pisz			
Stadium	Bronża		Elektryczna
Obiekt	Scena widowiskowa przy budynku BLOK Krukancki		Data 04.2017r.
Treść Opisowania	Projekt instalacji elektrycznej - oświetlenia awaryjnego - rzut parteru		Skala 1:50
Projekt.	mgr inż. Marek Podsiad		WAM/0178/ PWDE/14
Opis			
Sprawdził			