
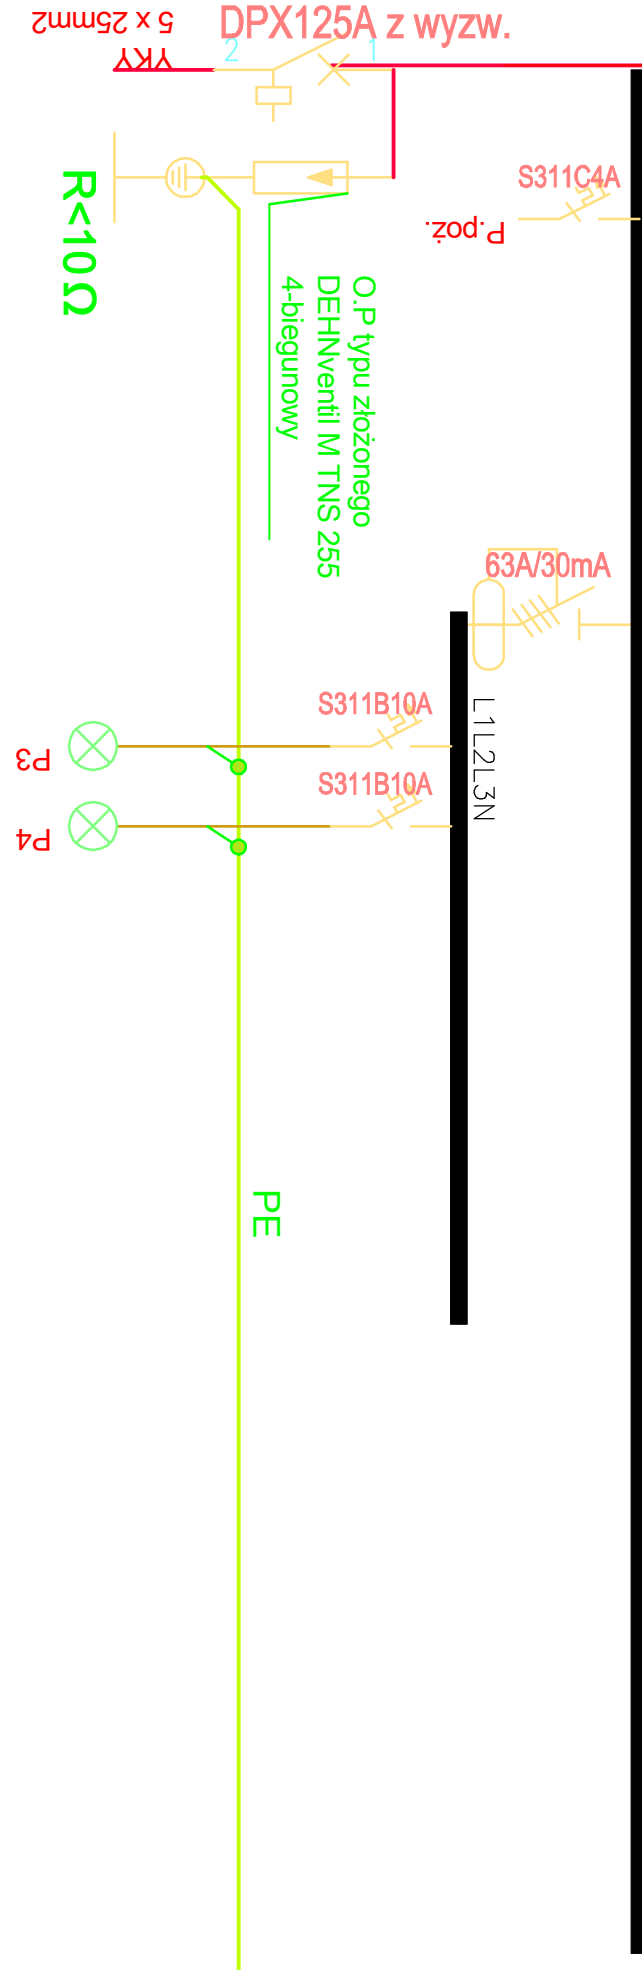
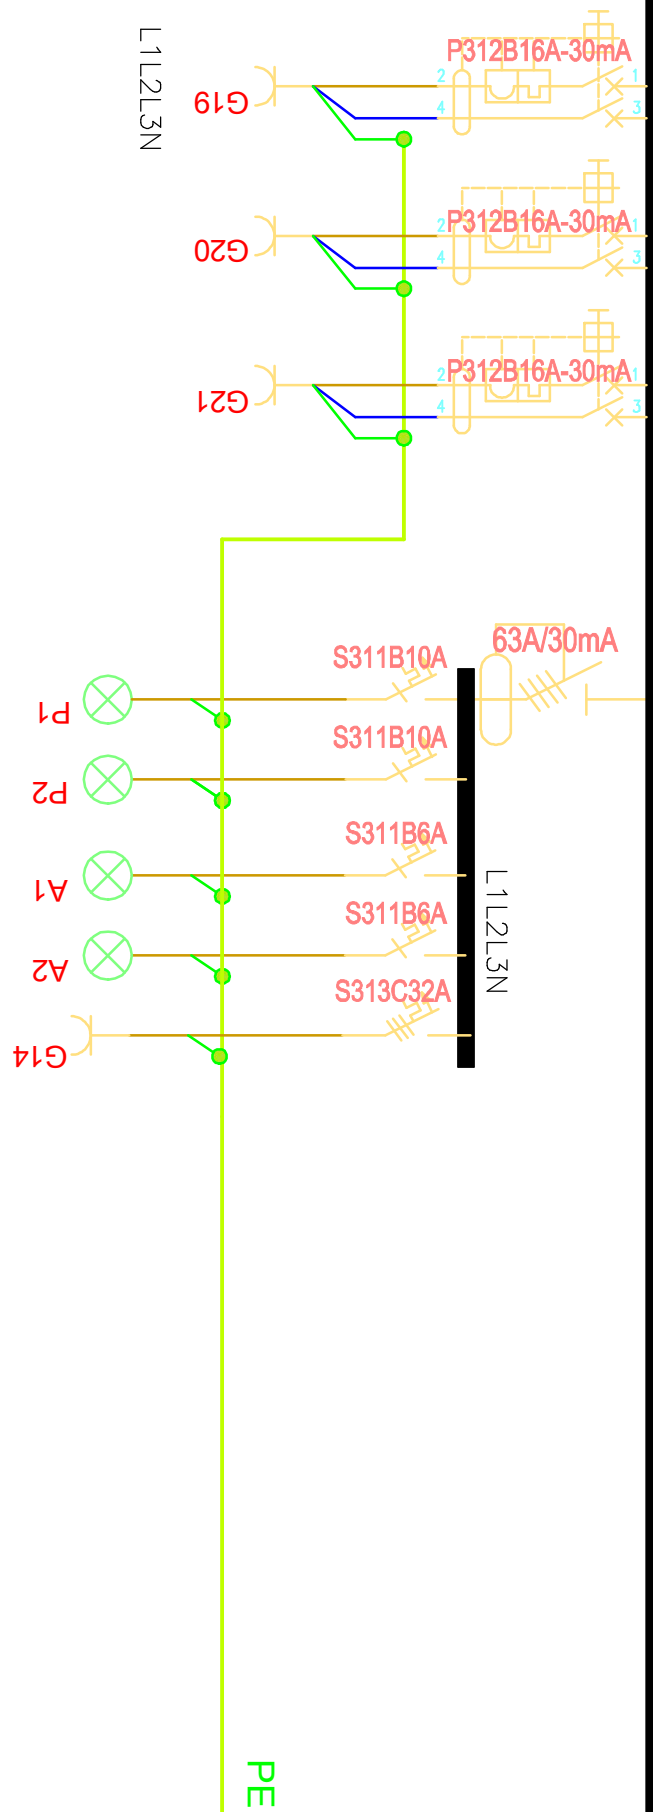


XL3 160 - ROZDZIELNIA
METALOWA PT 120M 5 x 24M N + PE
IP 43 z drzwiczkami na kluczyk

PROJEKT ROZDZIELNICY

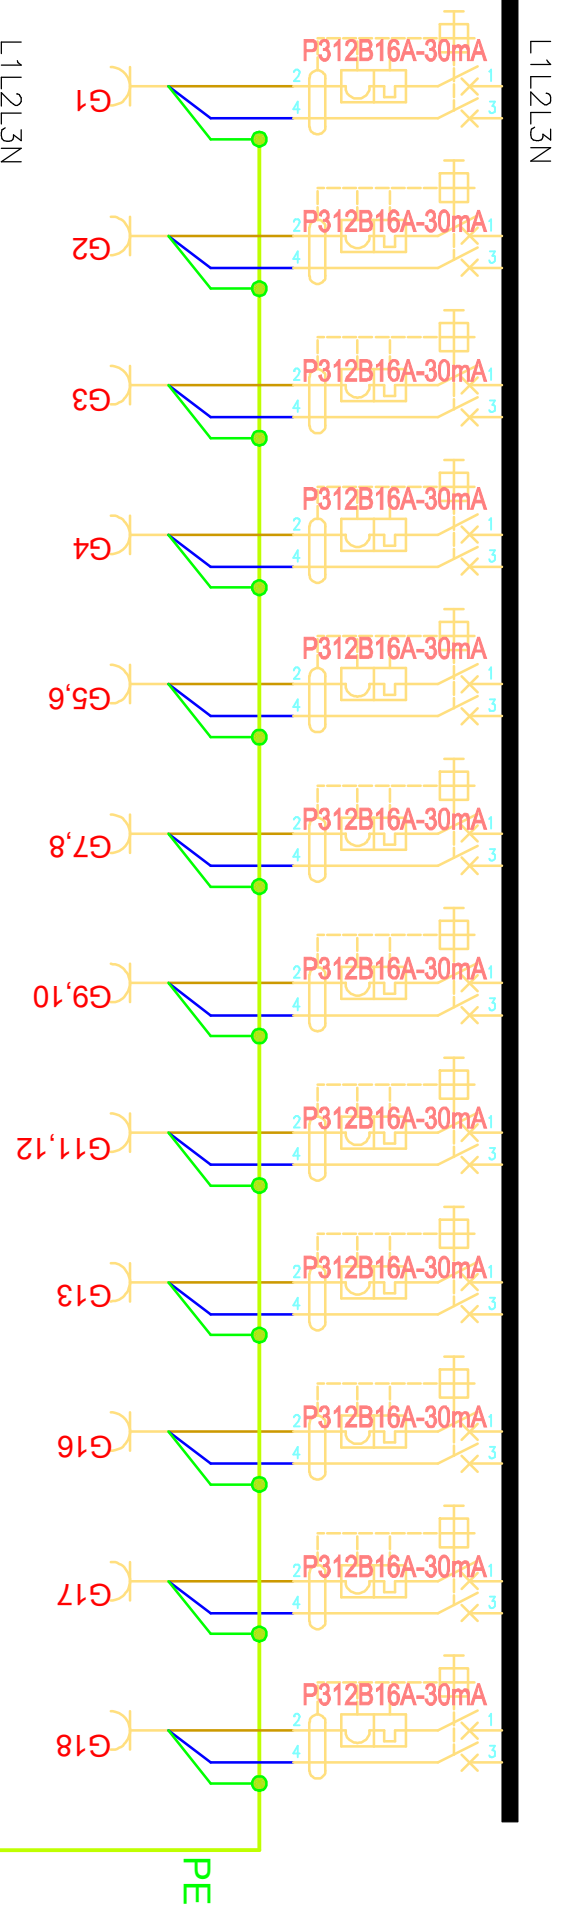

"EL-MAT"				Nr. rys. 6
Usługi elektryczne, budowlane, Projektowanie instalacji elektrycznych Marek Podsiad, Złoty 21, 12 - 200 Pisz				
Stadium	Bronzo		Elektryczna	
Obiekt	Scena widowiskowa przy budynku BLOK Krukaniki			Data 04.2017r.
Treść Opracowania	Projekt rozdzielni głównej - rzut parteru			Skala 1:50
Projekt.	mgr inż. Marek Podsiad			
Opracował				WAM/0178/ PMOE/14
Sprawdził				