


PROJEKT ROZDZIELNICY DODATKOWEJ - RG  
DOBUDOWA OBOK ISTNIEJĄCEJ

Rozdzielnica modułowa 2 x 12  
podtynkowa IP 40 RWN  
(drzwi pełne)

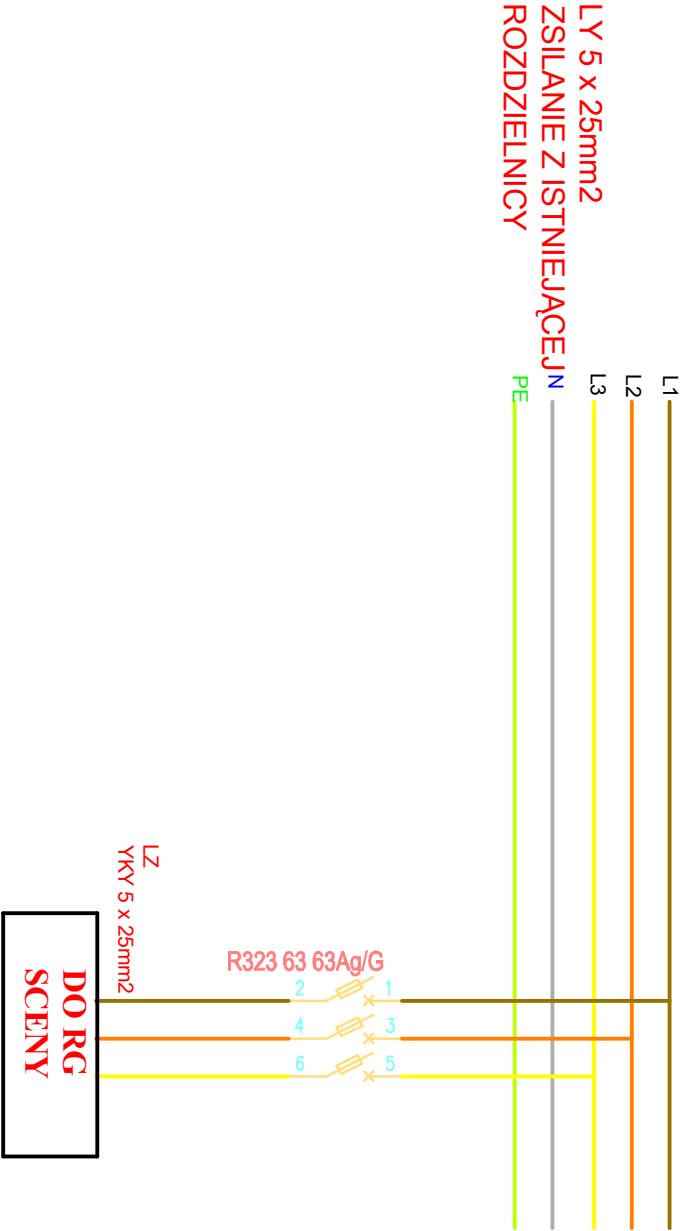

"EL-MAT"			
Usługi elektryczne, budowlane, Projektowanie instalacji elektrycznych			
Marek Podsiad, Zdony 21, 12 - 200 Pisz			
Stadium	Brzoza		Elektryczna
Obiekt	Scena widowiskowa przy budynku BLOK Kruślandi		Data 04.2017r
Treść Opracowania	Projekt instalacji elektrycznej rozdzielnic głównej		Skala 1:50
Projekt.	mgr inż. Marek Podsiad		WAM0178/ PMOE14
Opracował			
Sprawił			