


PROJEKT INSTALACJI ELEKTRYCZNYCH

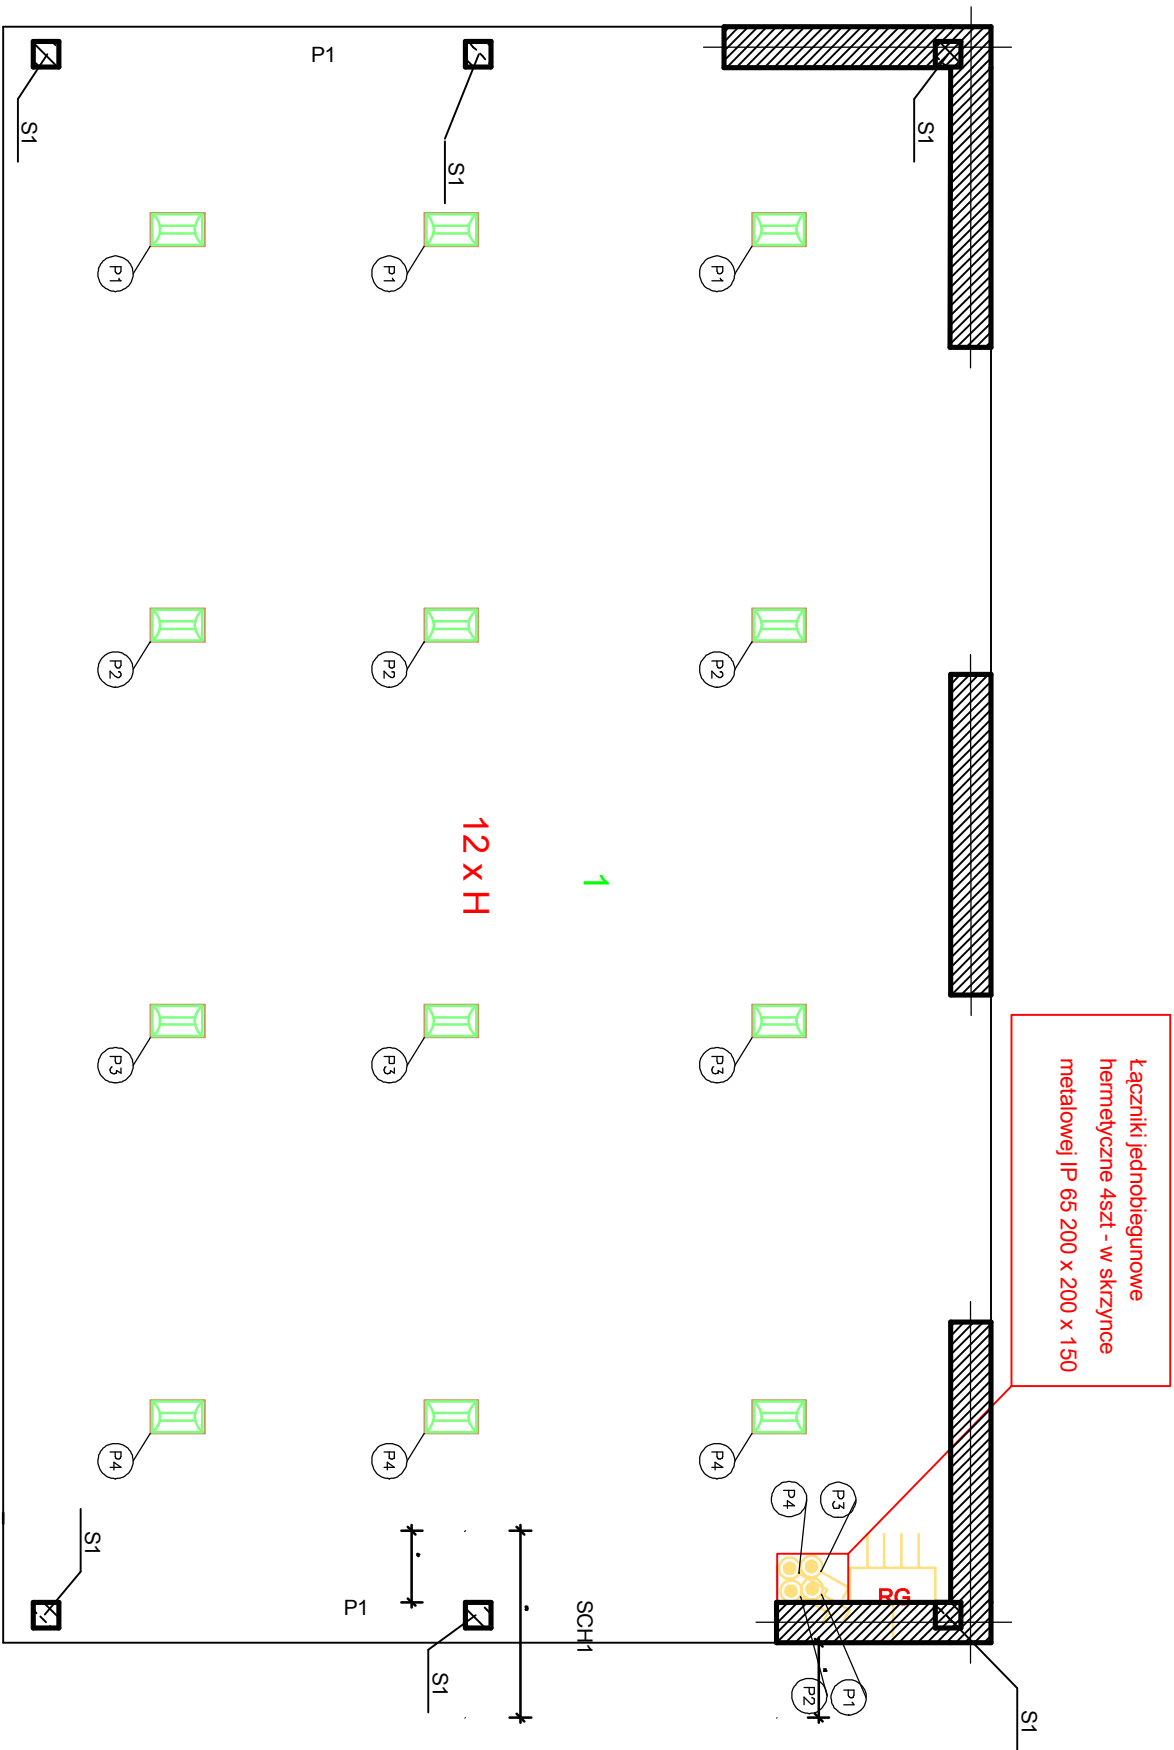

LEGENDA:

- E - Droga awaryjna LED
- F - Droga awaryjna LED
- Łącznik jednobiegunowy
- Łącznik dwubiegunowy
- Łącznik schodowy jednobiegunowy
- H - Oprawa oświetleniowa LED 159W CRUISER
2 LB LED ED 21000lm 840 IP 65 100 biały 100°
- Łącznik jednobiegunowy hermetyczny

"EL-MAT"			Nr. rys. 2
Usługi elektryczne, budowlane, Projektowanie instalacji elektrycznych Marek Podsiad, Zdony 21, 12 - 200 Pisz			
Stadium	Branża		Elektryczna
Obiekt	Scena widowiskowa przy budynku BLOK Krukancki		Data 04.2017r.
Treść Opisowania	Projekt instalacji elektrycznej - oświetleniowej rzut partenu		Skala 1:50
Projekt.	mgr inż. Marek Podsiad		WAM/0178/ PWGE/14
Opis			
Sprawdził			